


RZUT PIWNIC

skala 1:100

INSTALACJA ZIMNEJ WODY

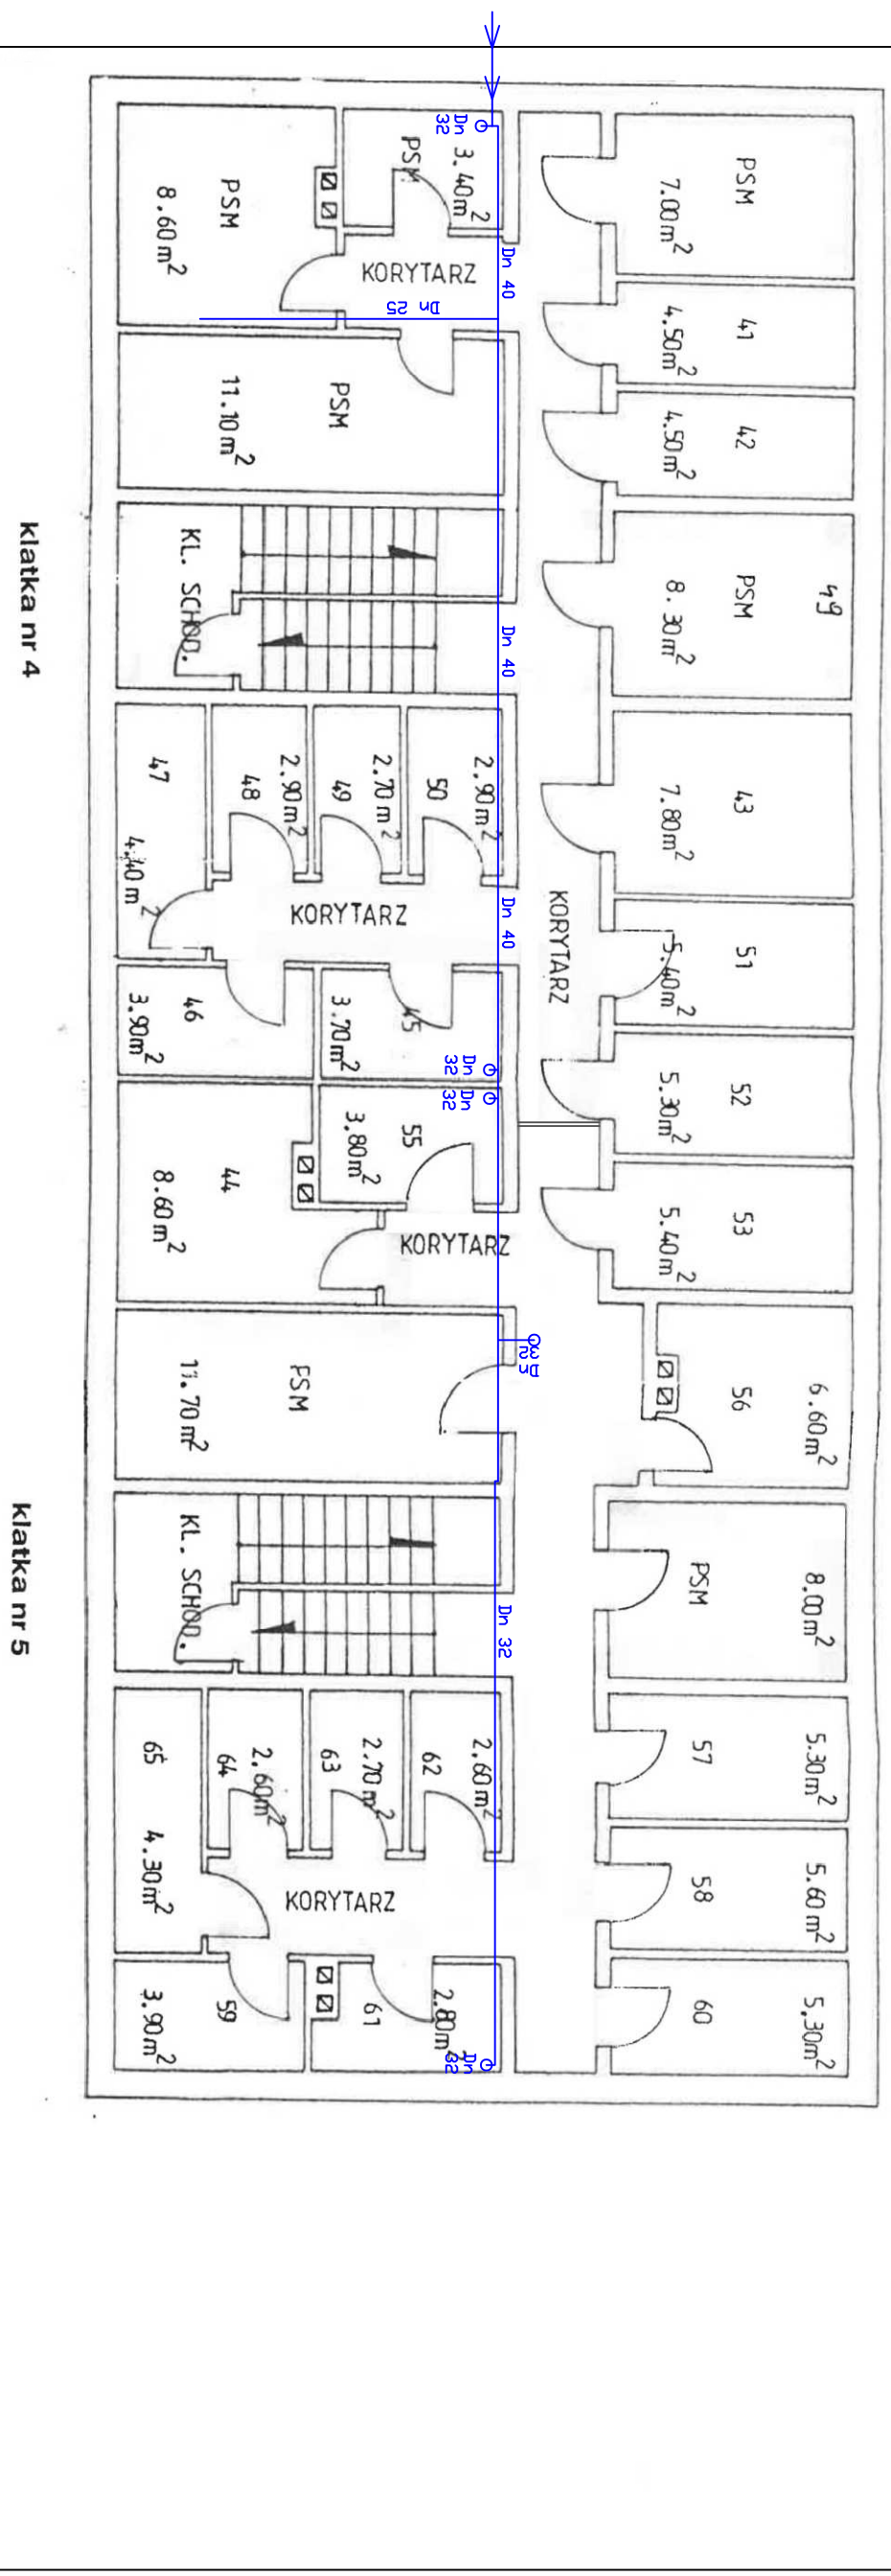

Wymiana elementów instalacji zimnej wody oraz kanalizacji sanitarnej na poziomie piwnic w budynku wielorodzinnym przy ul. Kopernika 5

STAN
ISTNIEJĄCY

SKALA
1:100