


**BLOK NR 26 UL. PIASTOWA
RZUT PIWNIC SKALA 1:100**

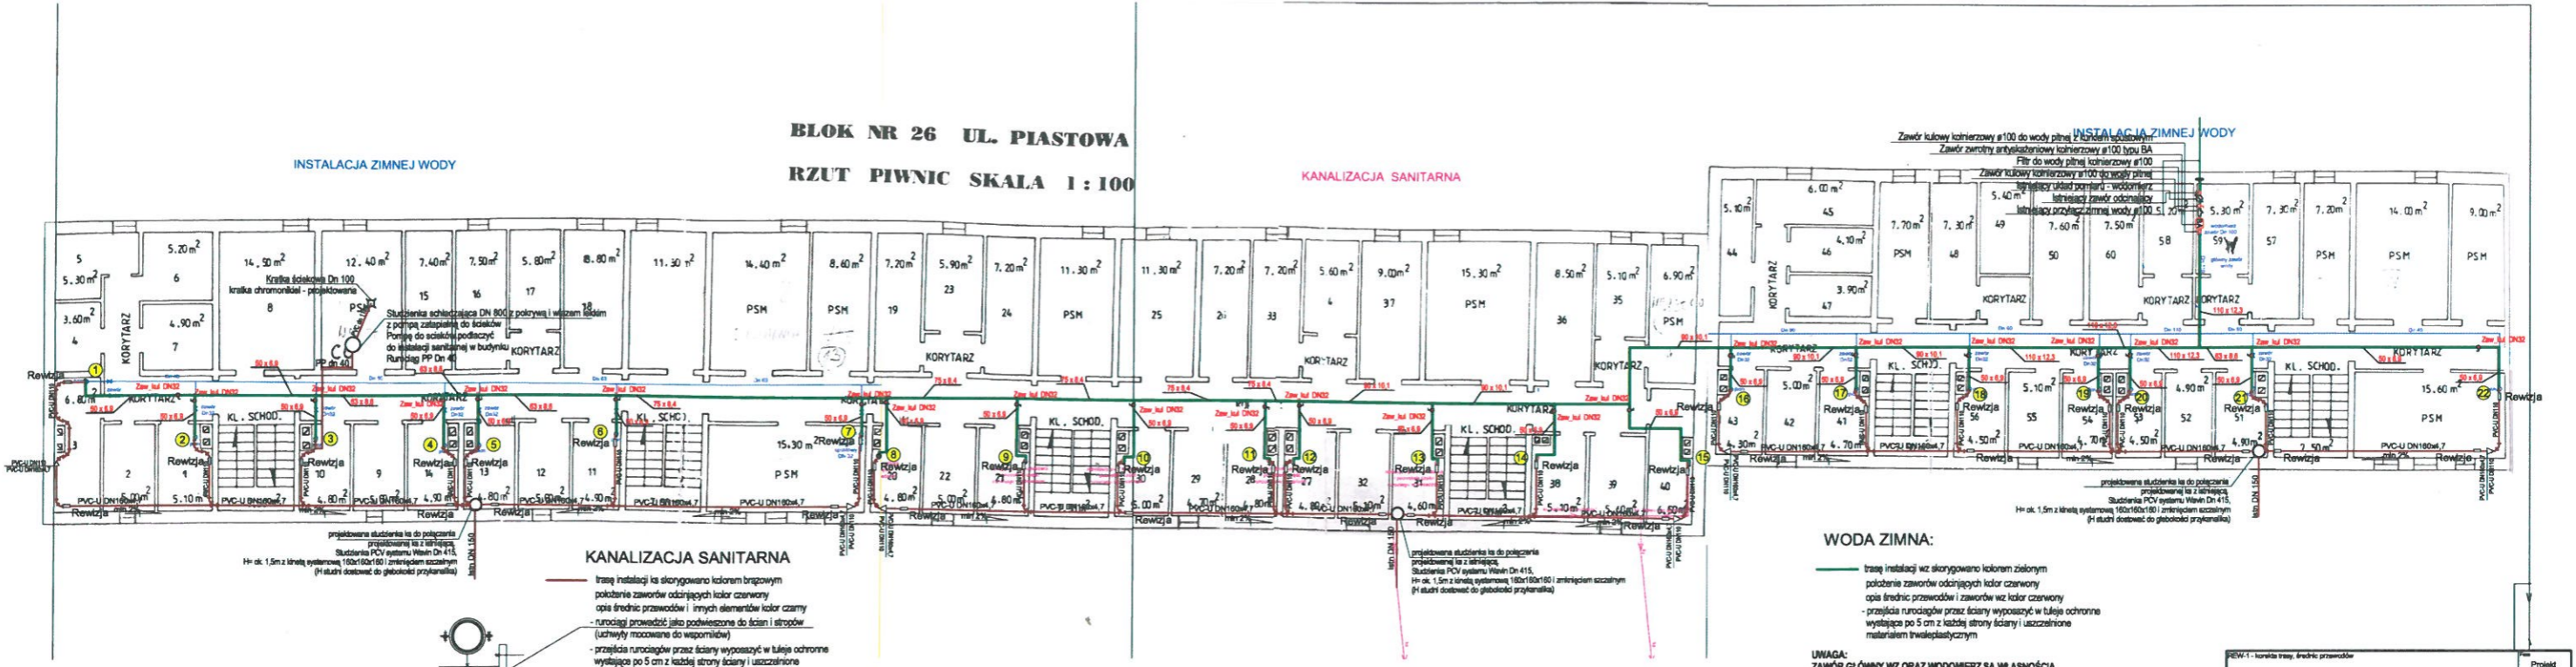

 
INSTALACJA ZIMNEJ WODY

KANALIZACJA SANITARNA

INSTALACJA ZIMNEJ WODY

KANALIZACJA SANITARNA

- trasy instalacji wg skorygowano kolorom brązowym
- połączenie zaworów odciążających kolor czerwony
- opisy średnic przewodów i innych elementów kolor czarny
- rurociągi prowadzić jako poprzecznie do ścian i stropów (uchwyty mocowane do wsporników)
- przejścia rurociągów przez ściany wyposażyć w tuleje ochronne wystające po 5 cm z każdej strony ściany i uszczelnione materiałem twardoplastycznym
- rurociągi kanalizacyjne typowanego "S" (SDR34) SN8 np. WAVIN



WODA ZIMNA:

- trasy instalacji wg skorygowano kolorom zielonym
- połączenie zaworów odciążających kolor czerwony
- opisy średnic przewodów i zaworów wg kolor czarny
- przejścia rurociągów przez ściany wyposażyć w tuleje ochronne wystające po 5 cm z każdej strony ściany i uszczelnione materiałem twardoplastycznym

UWAGA:
ZAWÓR GŁÓWNY WZ ORAZ WODOMIERNIK SA WŁASNOŚCIĄ
DOSTAWCY WODY. NIE WYMENIAC

Do obliczeń przyjęto rury Wavin BOR Plus systemu PP STABI PLUS PN22/28
Gwarancja producenta 10 lat. Możliwy czas użytkowania wg producenta 50 lat

REW-1 - korata trasy, średnic przewodów		Projekt	
Wymiary elementów instalacji zimn. wody oraz ks na poziomie piwnic		RZUT PIWNIC	
Spółdzielnia Mieszkaniowa w Brzozowie		Brzozów, ul. Piastowa 26	
ul. Kopernika 1, 36-200 Brzozów		dz. Nr 31134 obr. Brzozów	
mgr inż. Roman KARNAS		1:100	
RAV/10/2020/09/09		sierpień 2020	