


INSTALACJA ZIMNEJ WODY

- Zawór kulowy ø65 do wody pitnej z kurkiem spustowym
- Zawór zwrotny antyskażeniowy ø65 typu BA
- Filtr do wody pitnej ø65
- Zawór kulowy ø65 do wody pitnej
- Istniejący układ pomiaru - wodomierz
- Istniejący zawór odcinający
- Istniejący przyłącz zimnej wody ø65

RZUT PIWNIC  
skala 1:100

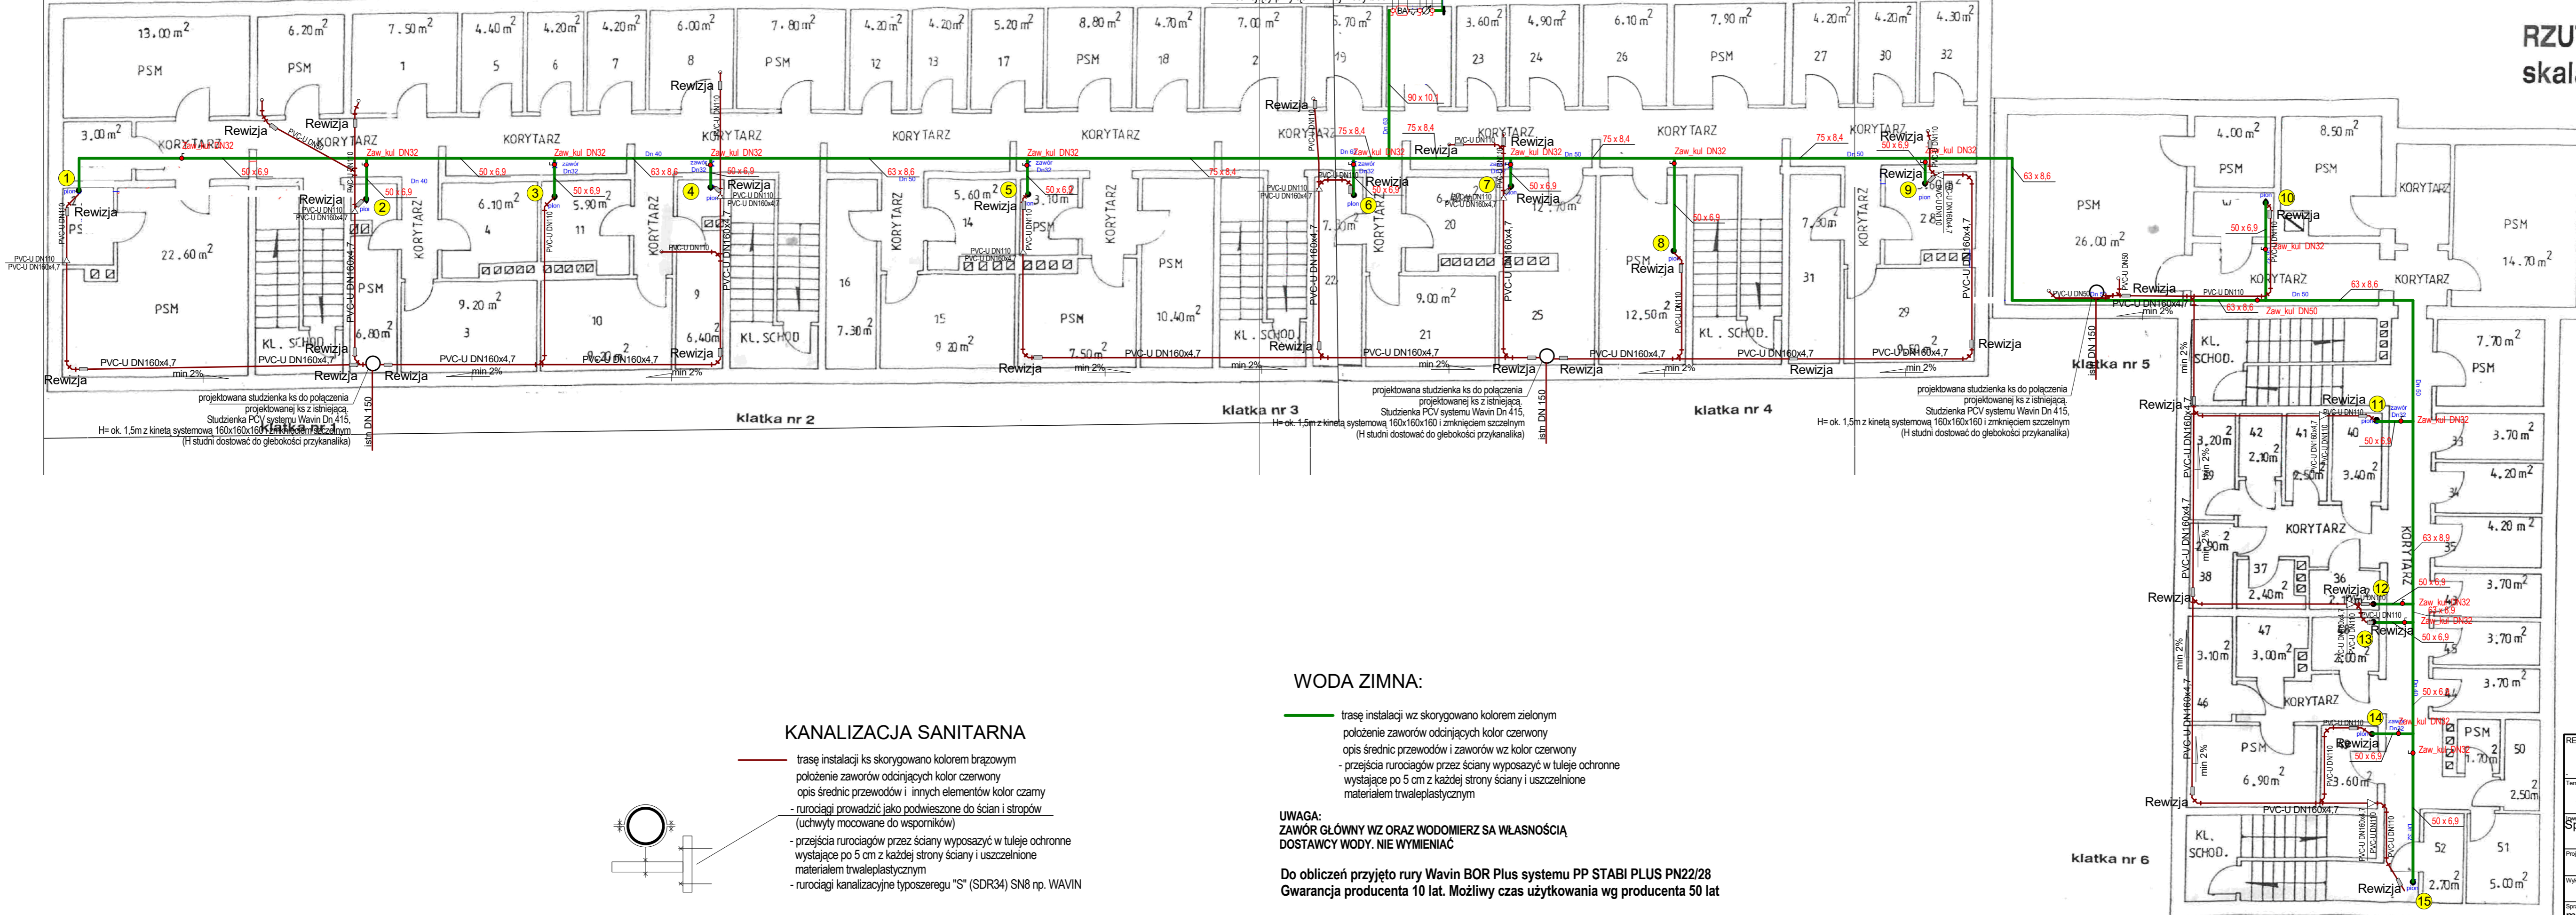

WODA ZIMNA:


- trasę instalacji wz skorygowano kolorem zielonym
- położenie zaworów odcinających kolor czerwony
- opis średnic przewodów i zaworów wz kolor czerwony
- przejścia rurociągów przez ściany wyposazyć w tuleje ochronne wystające po 5 cm z każdej strony ściany i uszczelnione materiałem trwałoplastycznym

**UWAGA:**  
ZAWÓR GŁÓWNY WZ ORAZ WODOMIERZ SA WŁASNOŚCIĄ  
DOSTAWCY WODY. NIE WYMIENIĄĆ

Do obliczeń przyjęto rury Wavin BOR Plus systemu PP STABI PLUS PN22/28  
Gwarancja producenta 10 lat. Możliwy czas użytkowania wg producenta 50 lat

KANALIZACJA SANITARNA

- trasę instalacji ks skorygowano kolorem brązowym
- położenie zaworów odcinających kolor czerwony
- opis średnic przewodów i innych elementów kolor czarny
- rurociągi prowadzić jako podwieszane do ścian i stropów (uchwyty mocowane do wsporników)
- przejścia rurociągów przez ściany wyposazyć w tuleje ochronne wystające po 5 cm z każdej strony ściany i uszczelnione materiałem trwałoplastycznym
- rurociągi kanalizacyjne typoszeregu "S" (SDR34) SN8 np. WAVIN

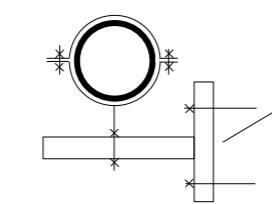

INSTALACJA ZIMNEJ WODY

REW-1 - korekta trasy, średnic przewodów		Projekt Wykonawczy	
Wymiana elementów instalacji zimn. wody oraz ks na poziomie piwnic		RZUT PIWNIC	
Spółdzielnia Mieszkaniowa w Brzozowie, ul. Kopernika 1, 36-200 Brzozów		Brzozów, ul. Kopernika 1 dz. Nr 3110/1 obr. Brzozów	
Projektant	Nr uprawnień	Podpis	Skala
Wykonawca	Nr uprawnień	Podpis	1:100
Sprawdził	Nr uprawnień	Podpis	Data
mgr inż Roman KARNAŚ	BA/VIII/8386/96/89		sierpień 2020
			1