
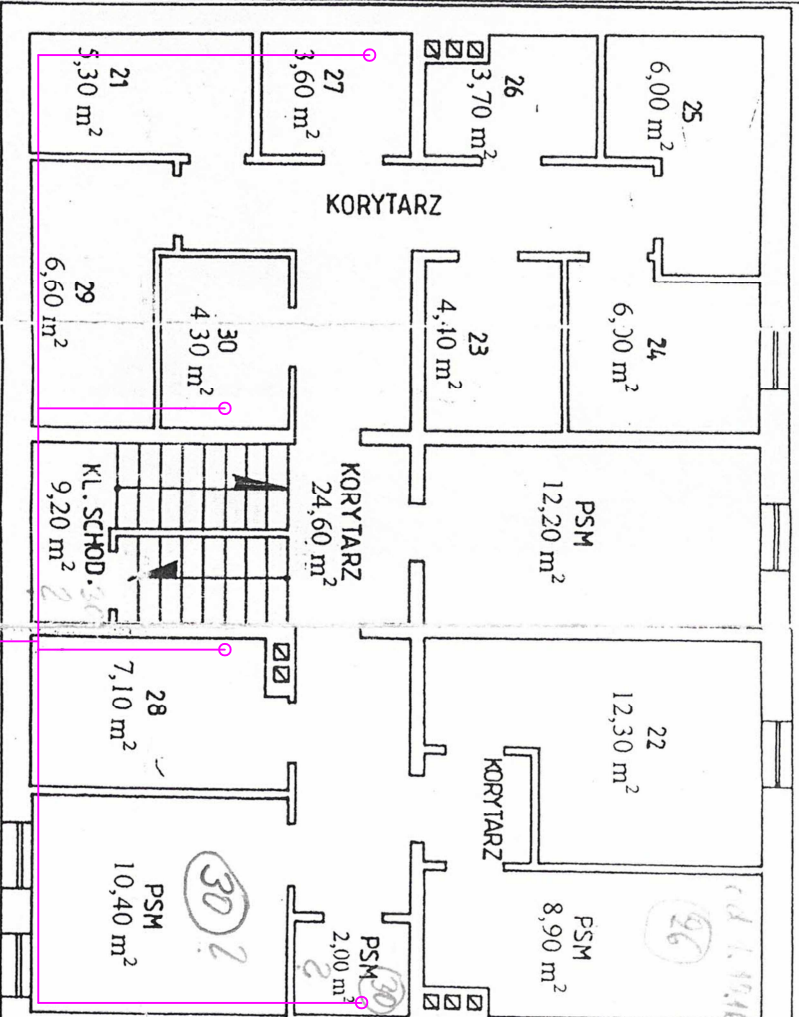
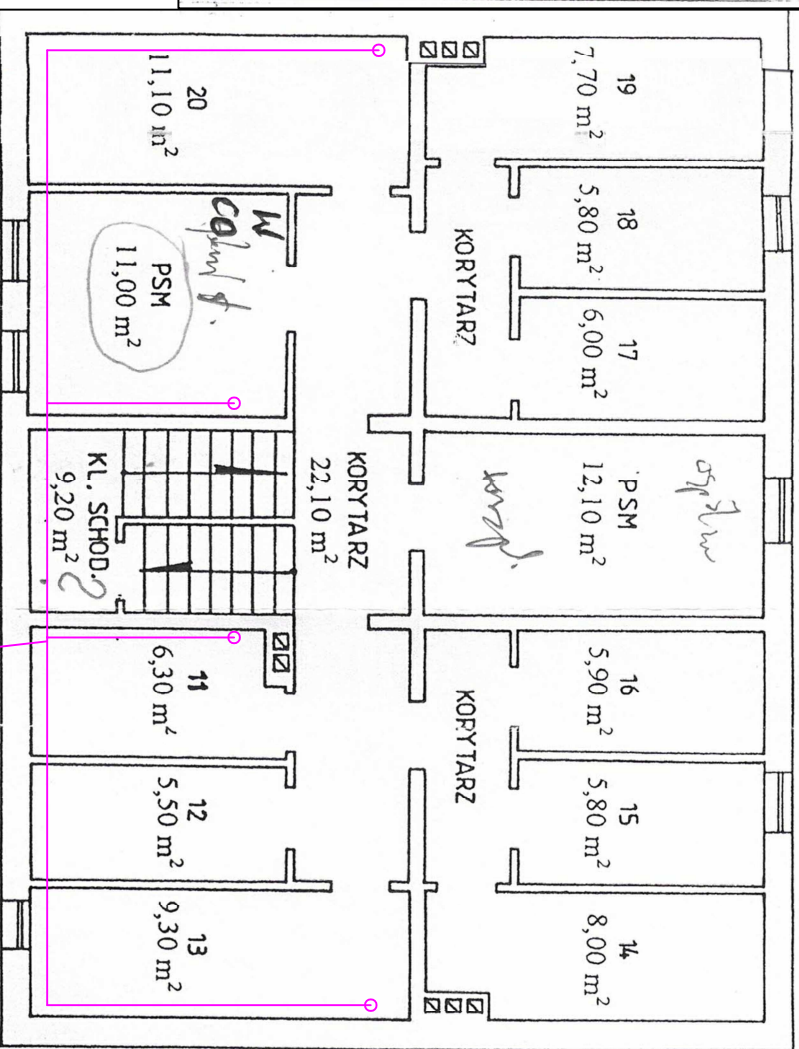


KANALIZACJA SANITARNA

BLOK NR. 13 UL. BIELAWSKIEGO
 RZUT PIWNIC SKALA 1:100

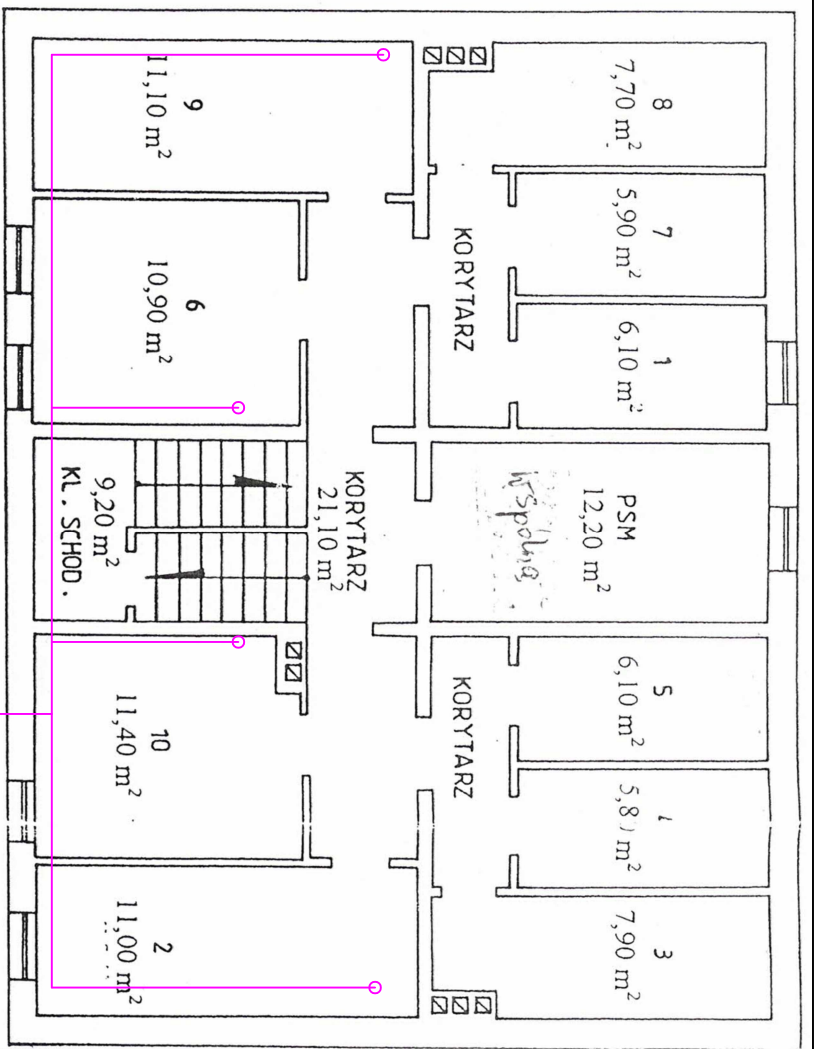

Wymiana elementów instalacji zimnej wody oraz kanalizacji sanitarnej na poziomie piwnic w budynku wielorodzinnym przy ul. Bielawskiego 13

STAN ISTNIEJĄCY	SKALA 1:100
--------------------	----------------