


INSTALACJA ZIMNEJ WODY

BLOK NR. 13 UL. BIELAWSKIEGO  
RZUT PIWNIC SKALA 1:100

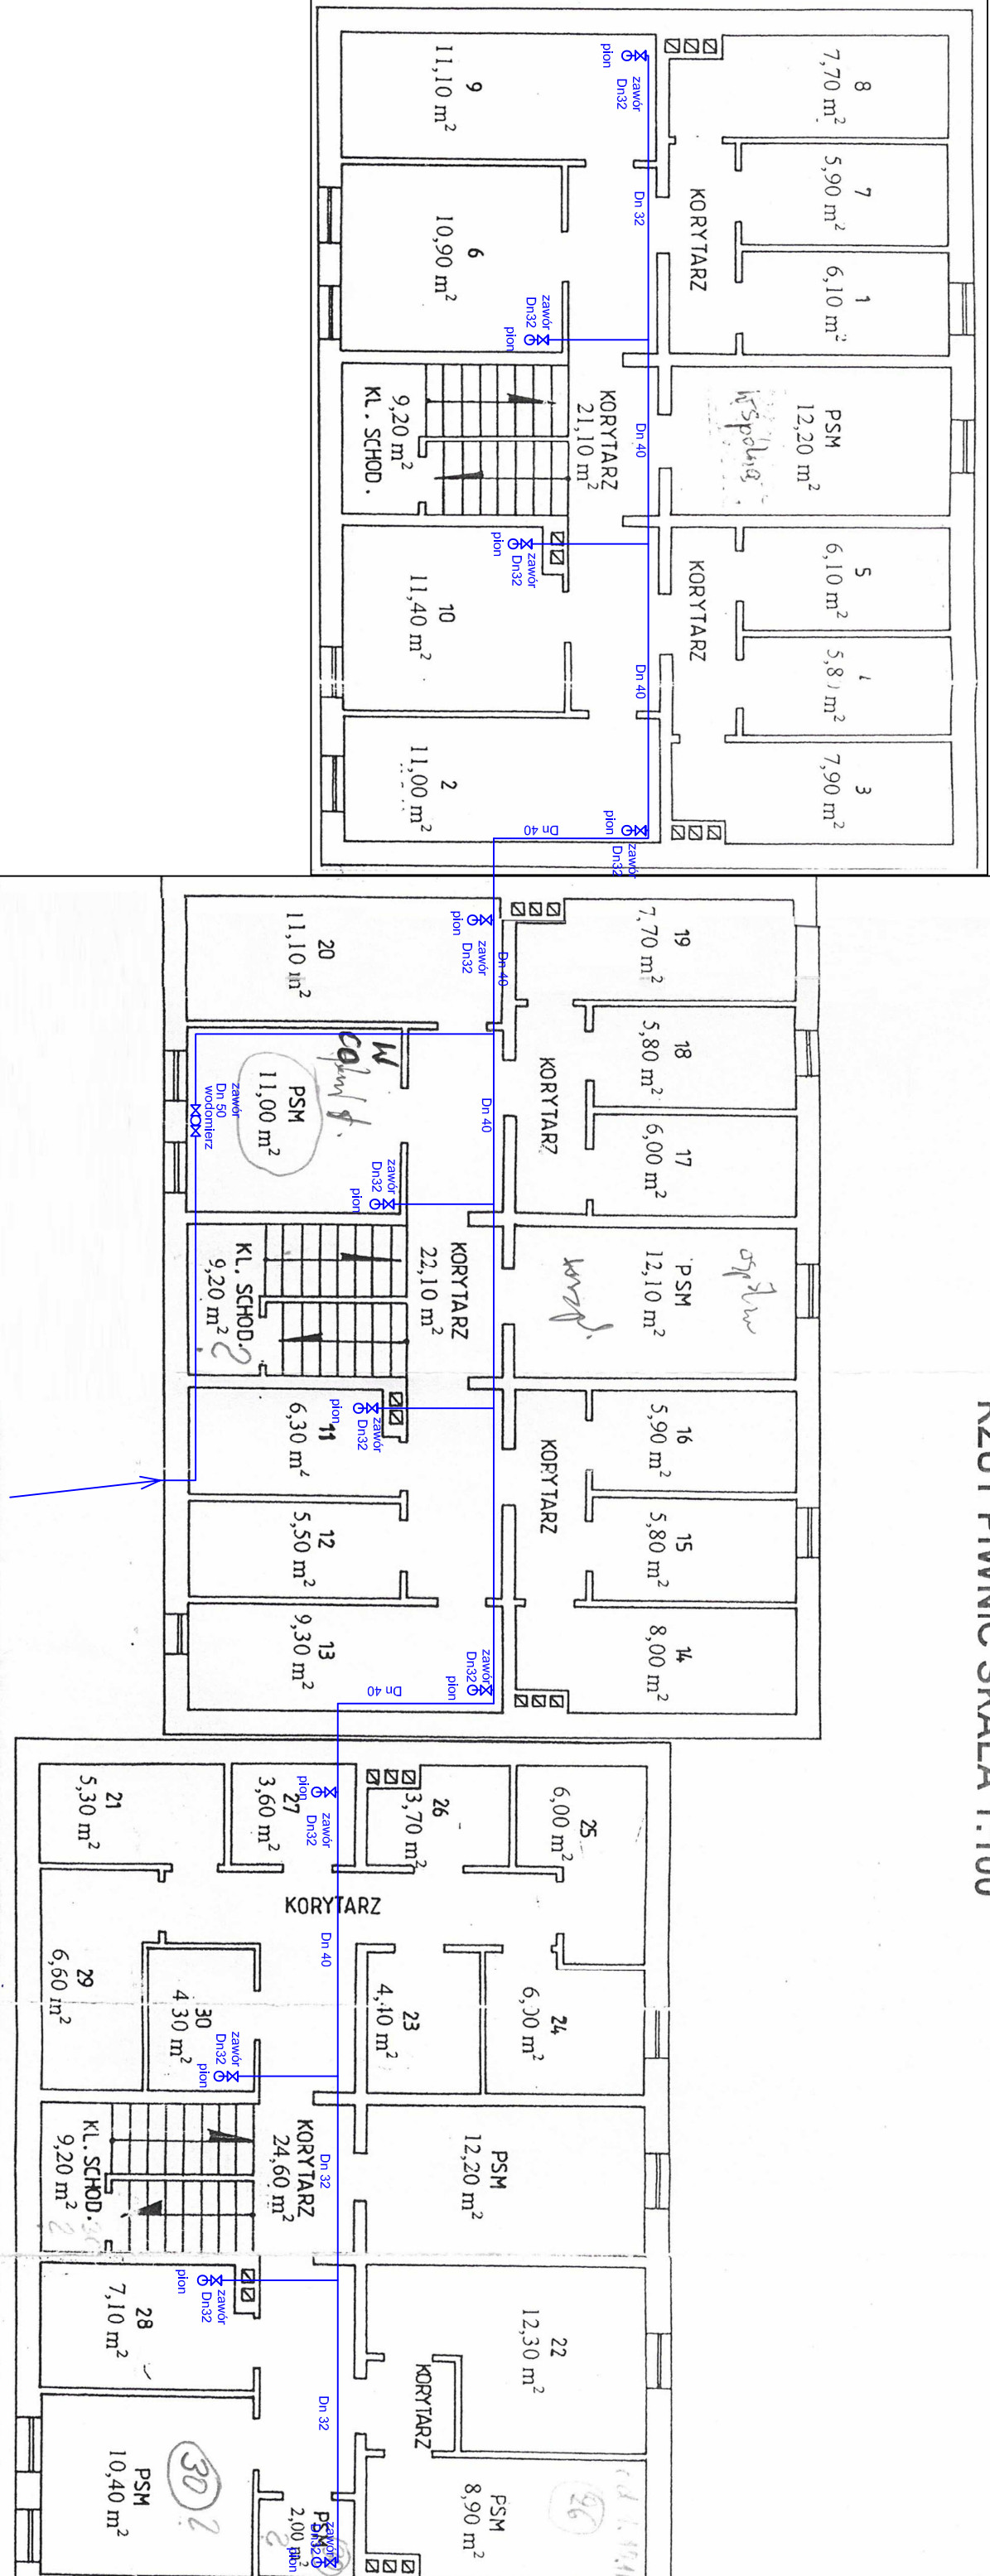

Wymiana elementów instalacji zimnej wody oraz kanalizacji sanitarnej na poziomie piwnic w budynku wielorodzinnym przy ul. Bielawskiego 13

STAN ISTNIEJĄCY  
SKALA 1:100