


BLOK NR. 15 UL. BIELAWSKIEGO

RZUT PIWNIC SKALA 1:100

INSTALACJA ZIMNEJ WODY

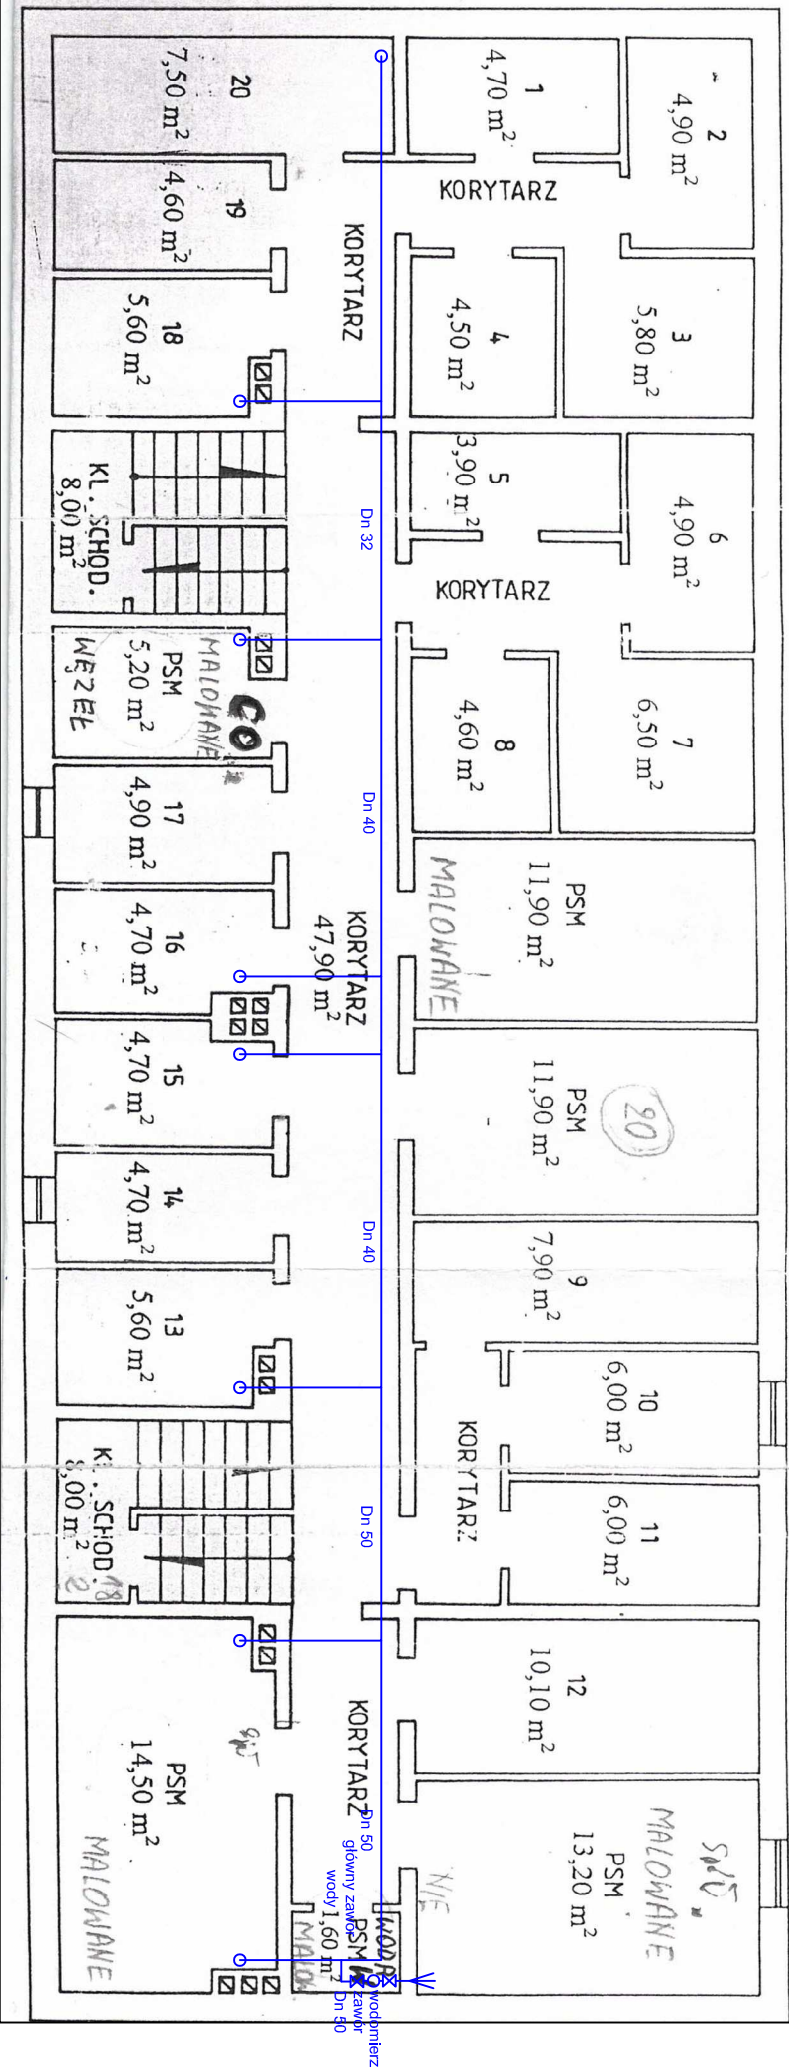

Wymiana elementów instalacji zimnej wody oraz kanalizacji sanitarnej na poziomie piwnic w budynku wielorodzinnym przy ul. Bielańskiego 15

STAN ISTNIEJĄCY	SKALA 1:100
-----------------	-------------