


# INSTALACJA ZIMNEJ WODY

# RZUT PIWNIC skala 1:100

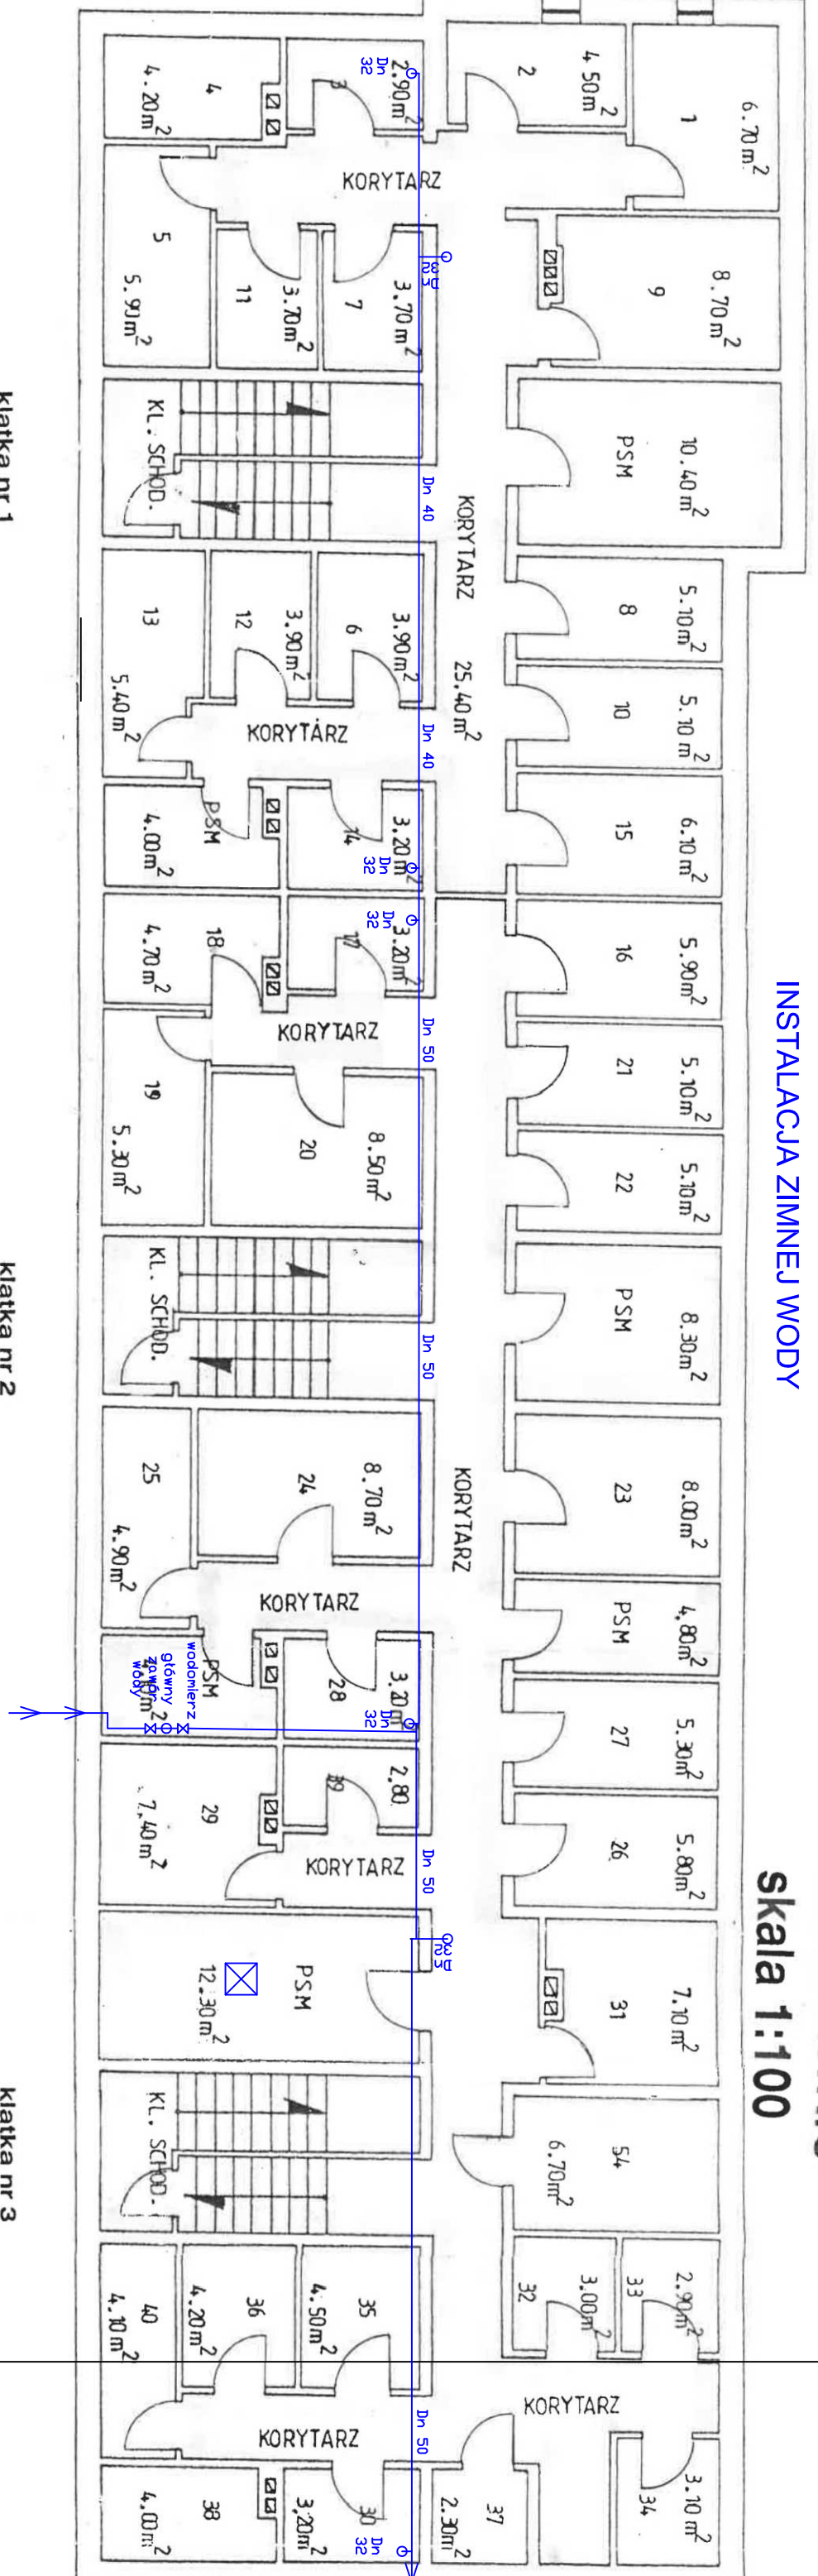

Wymiana elementów instalacji zimnej wody oraz kanalizacji sanitarnej na poziomie piwnic w budynku wielorodzinnym przy ul. Kopernika 5

STAN ISTNIEJĄCY	SKALA 1:100
--------------------	----------------