


INSTALACJA ZIMNEJ WODY

RZUT PIWNIC
skala 1:100

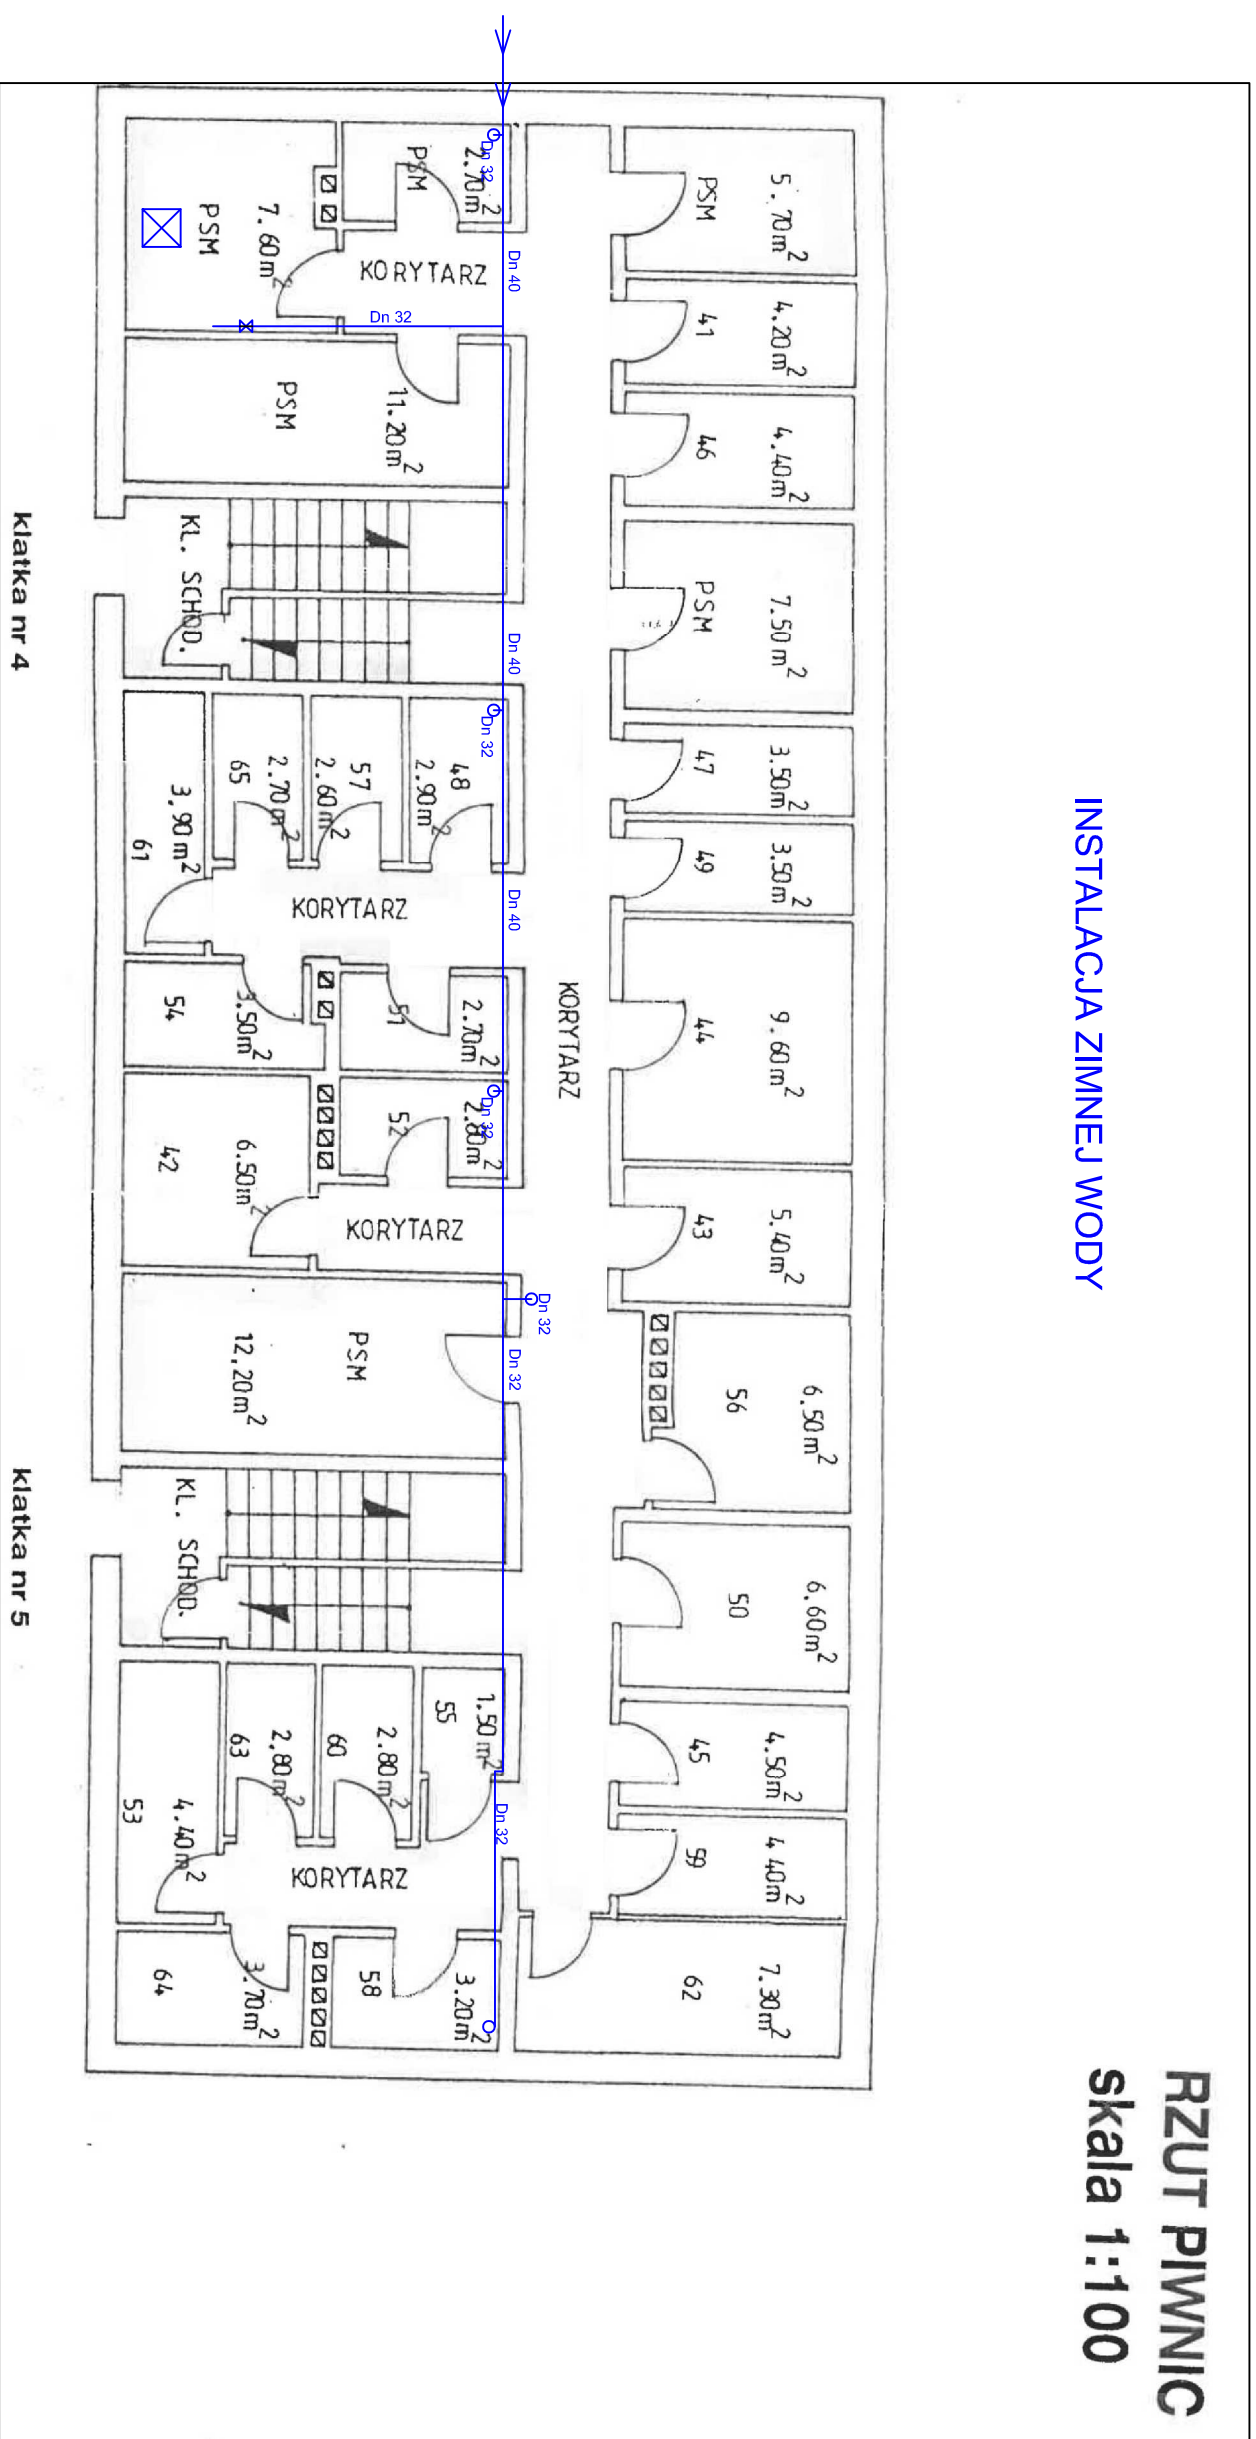

Wymiana elementów instalacji zimnej wody oraz kanalizacji sanitarnej na poziomie piwnic w budynku wielorodzinnym przy ul. Kopernika 7

STAN
ISTNIEJĄCY

SKALA
1:100