


RZUT PIWNIC skala 1:100

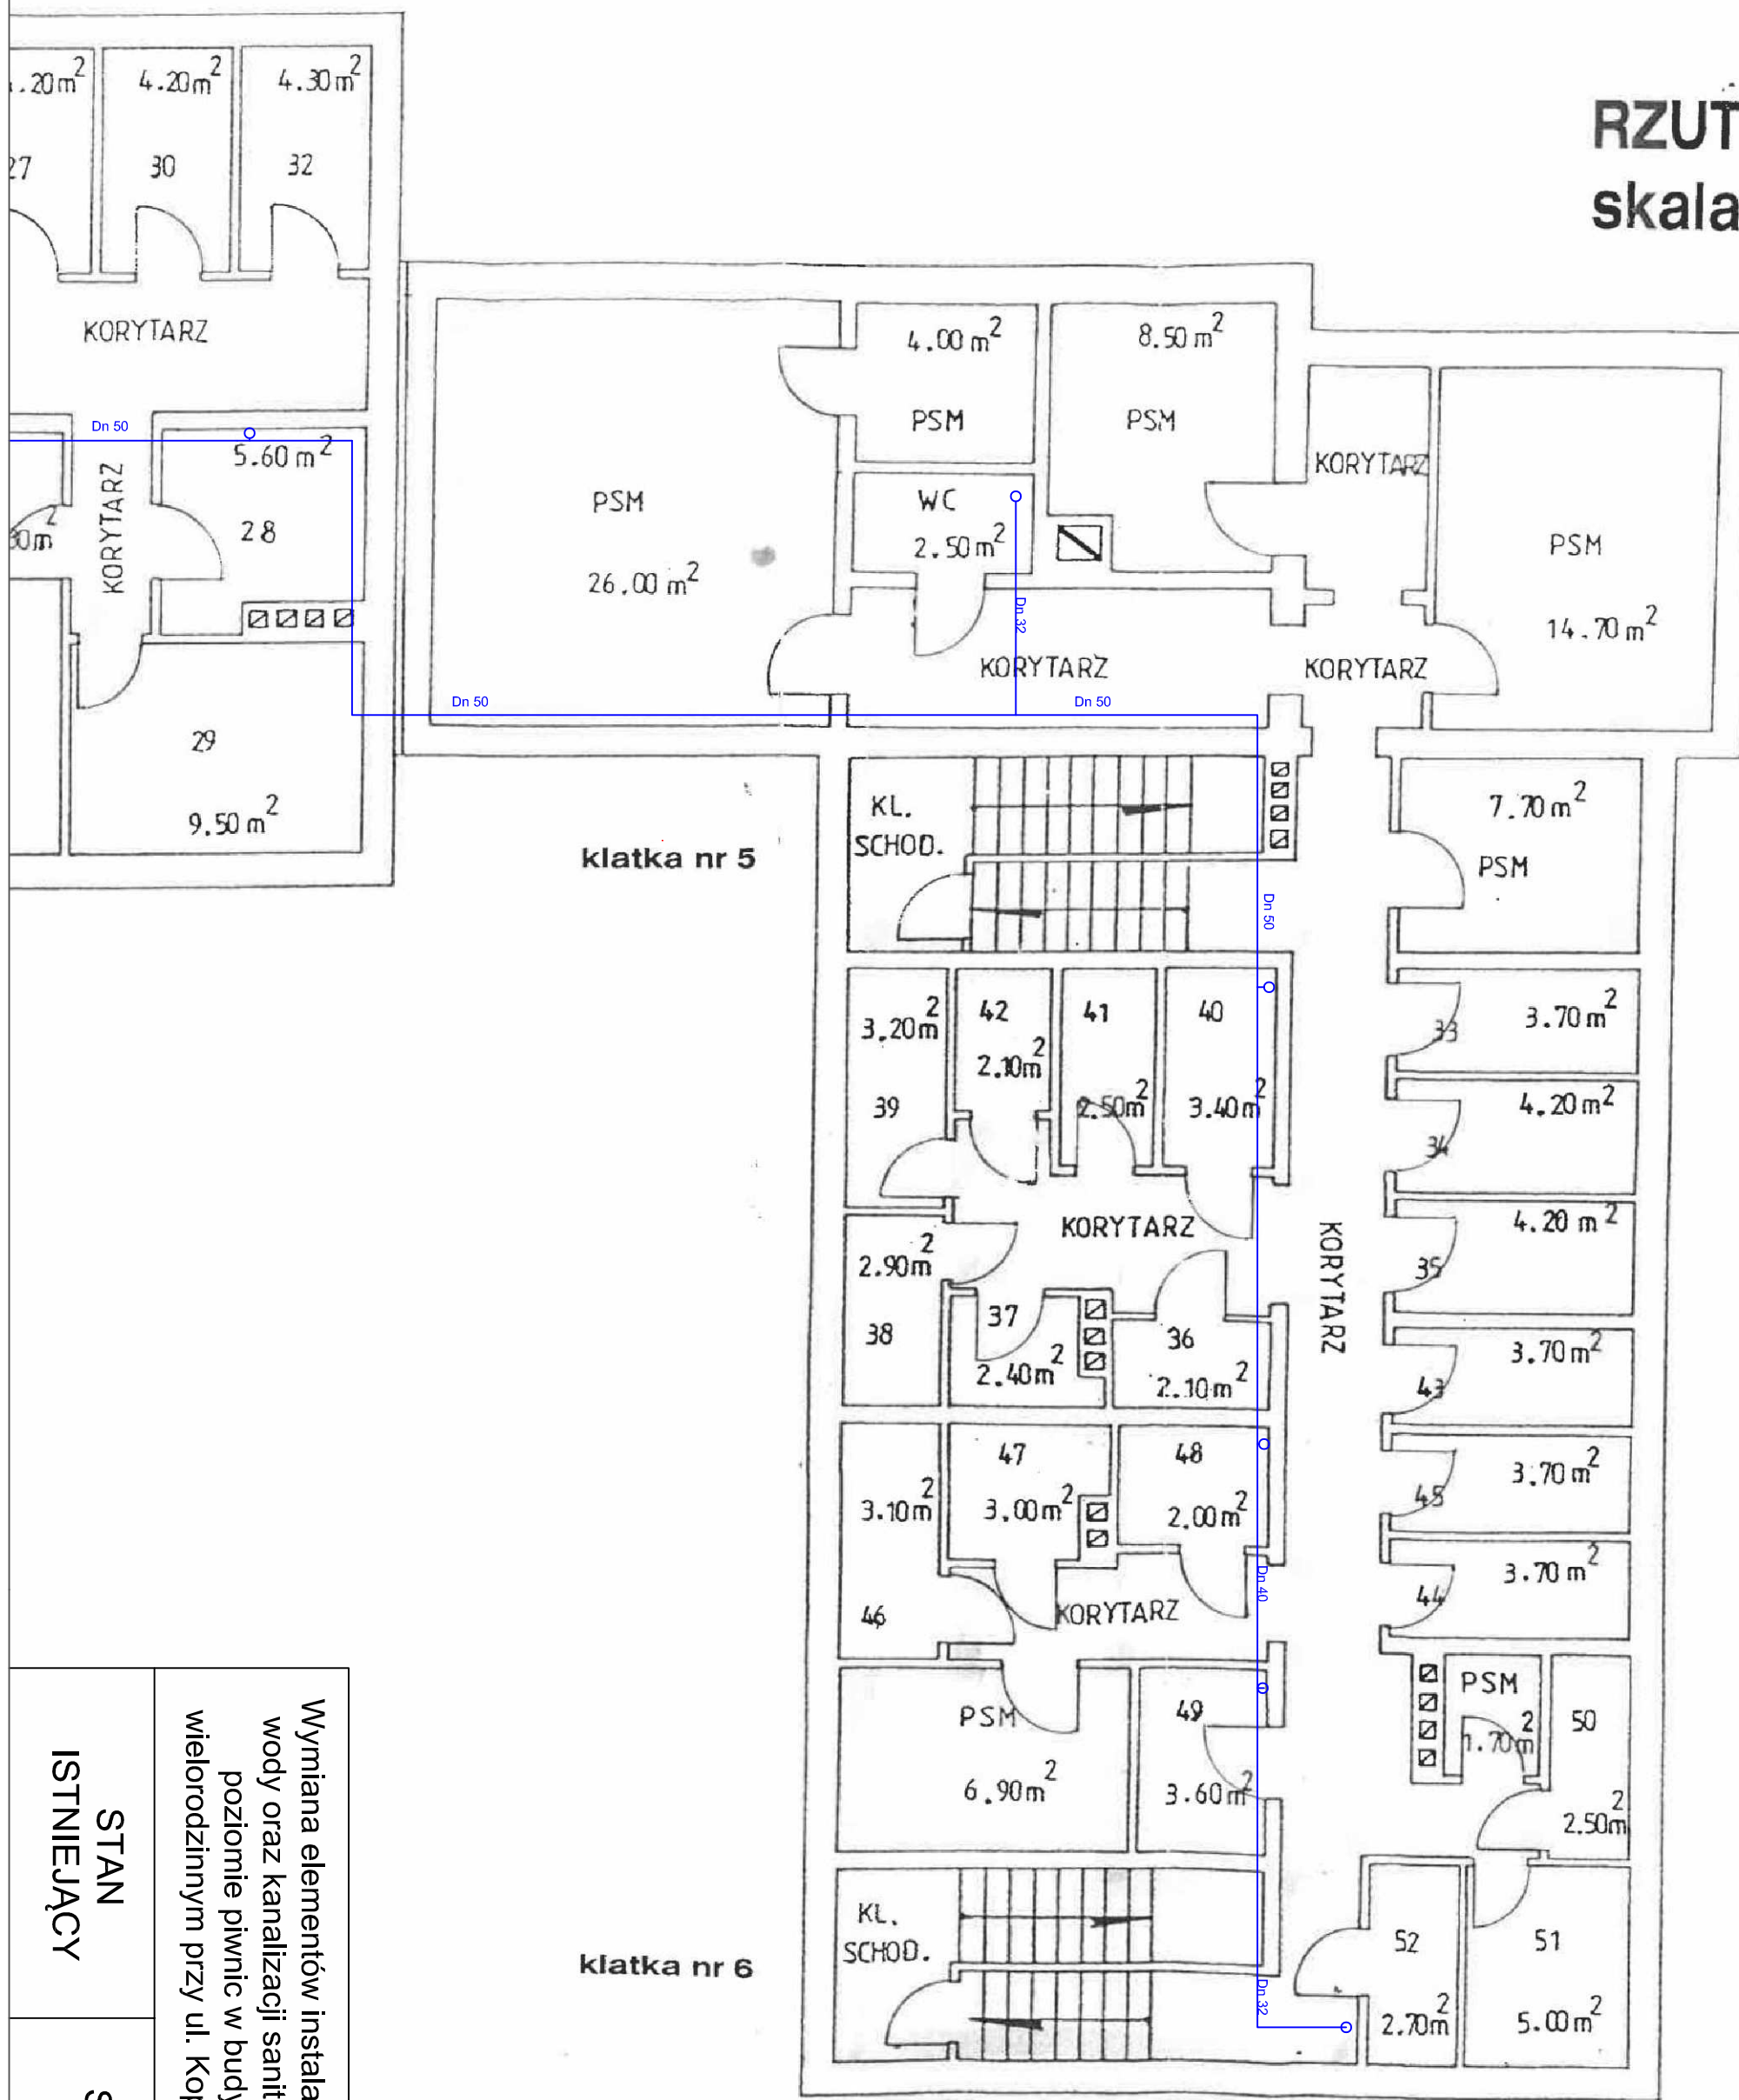

INSTALACJA ZIMNEJ WODY

STAN ISTNIEJĄCY	SKALA 1:100
Wymiana elementów instalacji zimnej wody oraz kanalizacji sanitarnej na poziomie piwnic w budynku wielorodzinnym przy ul. Kopernika 1	